


長島公民館建設	[Redacted]	検	製	設計年月	図面内容	縮尺	24 枚の内	図 面 番 号	8
				21年10月	平面図	1/100			
工事設計図									

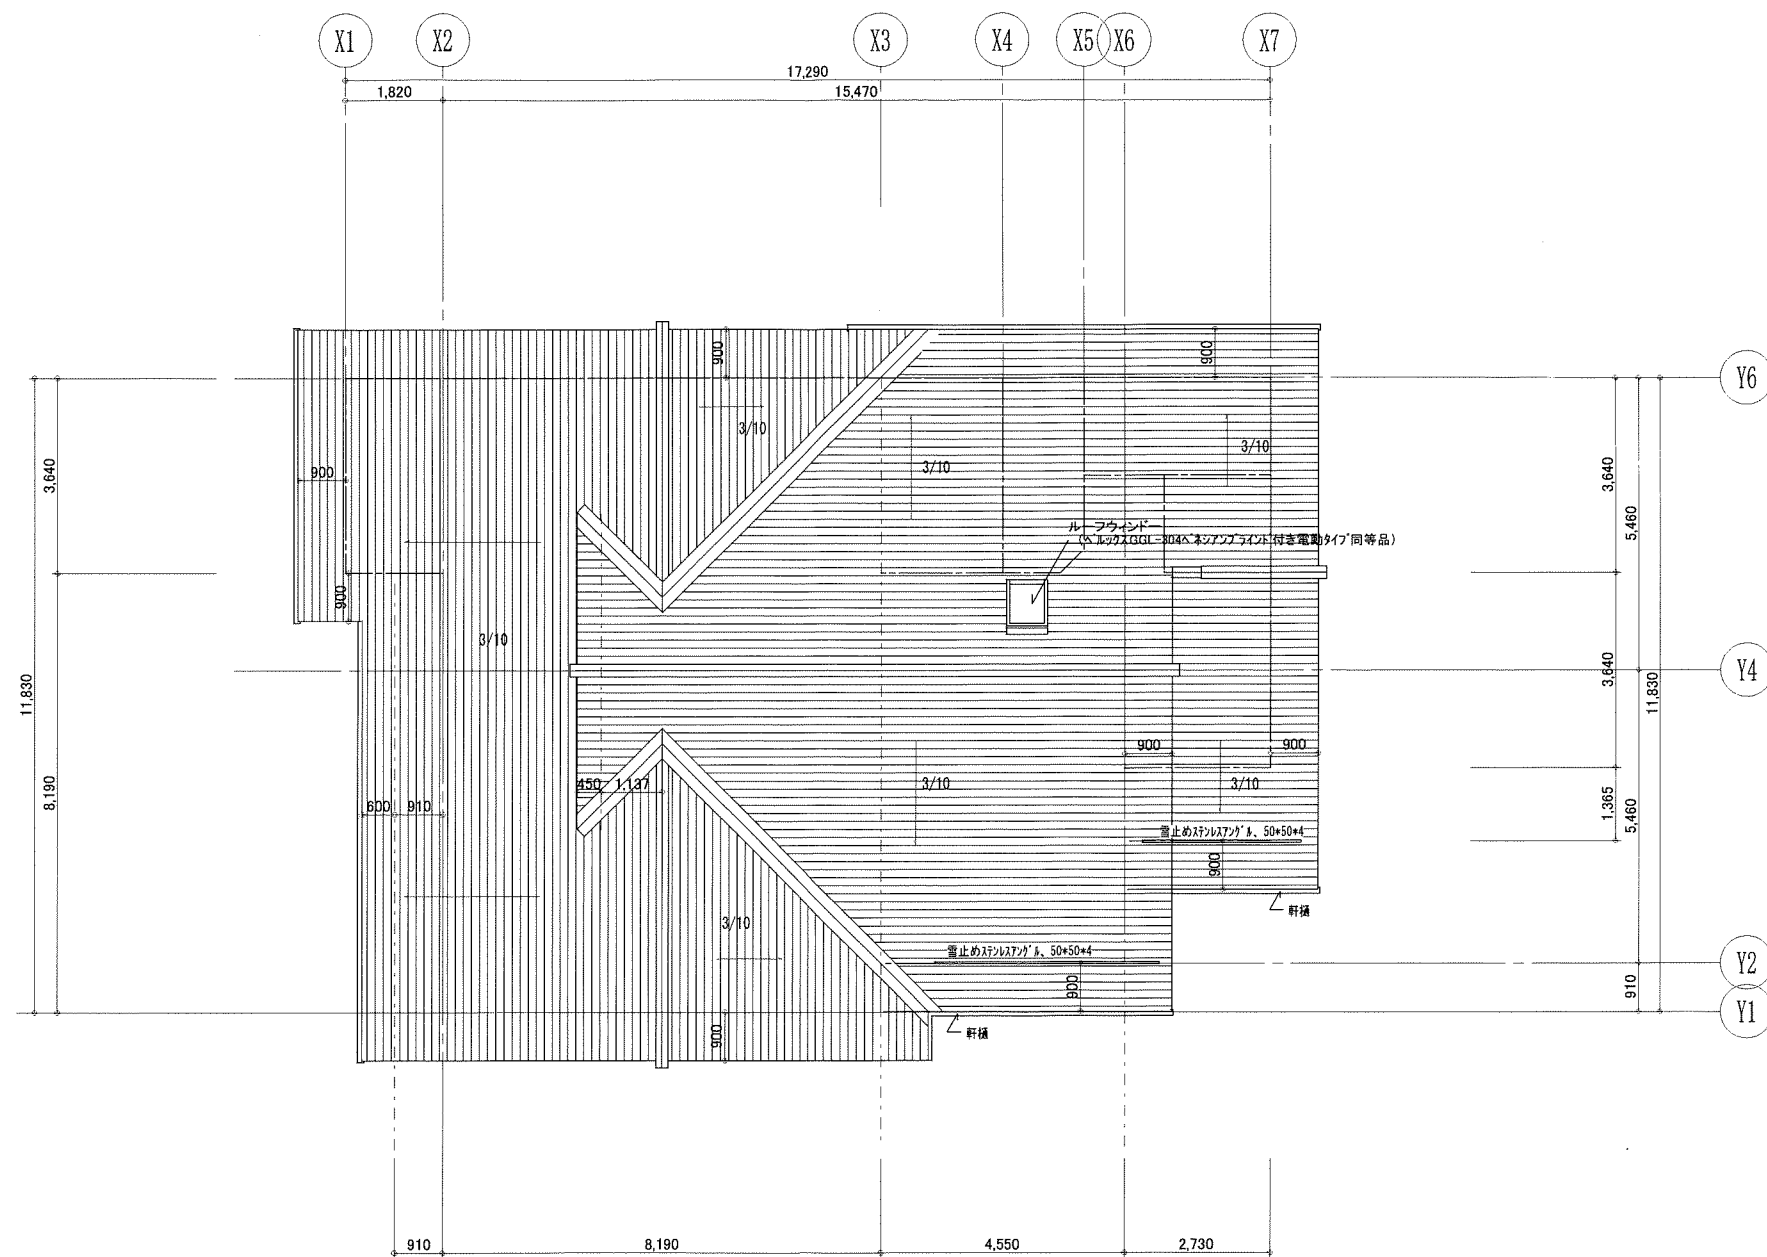

長島公民館建設

工事設計図

検 図

製図

設計年月

21年10月

図面内容

屋根伏図

縮尺

1/100

24  
枚の内

区分

図面  
番号

10

建築意匠

長島公民館 設備機器一覧

場所	器具等	数量	備考
玄関	蛍光灯	2	
トイレ	蛍光灯	8	
	水道	8	
	換気扇	3	
	ウォシュレット	1	
廊下	蛍光灯	3	
台所	蛍光灯	2	
	水道	1	
	湯沸かし器	1	
	ガス代	1	
	冷蔵庫	1	
和室	蛍光灯	2	
	換気扇	2	
	テレビ	1	50インチ プラズマ
	エアコン	1	200V 1,680kw
	FF式暖房機	1	
ホール	蛍光灯	18	
	換気扇	4	
	エアコン	2	200V 1,680kw
	FF式暖房機	2	
	音響施設	1	
	机	22	
	イス	80	
倉庫	蛍光灯	1	